

MAPA SYTUACYJNO - WYSOKOŚCIOWA DO CELÓW PROJEKTOWYCH

Województwo **DOLNOŚLĄSKIE**
 Powiat **KŁODZKI**
 Jednostka ewidencyjna **020804_1, MIASTO NOWA RUDA**
 Obręb **0003, 3-NOWA RUDA**
 Działka nr: **407/4, AM-20**
 Rodzaj pracy: **aktualizacja mapy zasadniczej do celów projektowych**
Nowa Ruda - Rynek

Skala: **1:500 (sekcja mapy zasadniczej nr: 472.232.2224)**

Nr Dz. **1257/2007**
 Nr KERG **041.03-022/2007**

USŁUGI GEODEZYJNE
 Dariusz Kopacz
 ul. Armii Krajowej 15
 57-400 Nowa Ruda
 NIP 895-124-38-76, REGON 890334140


Dariusz Kopacz
 GEODEZJA I PRACOWNIA
 Świadczenia z dziedziny Gospodarki
 Przestrzennej i Budowlanej Nr. 11269
 ul. Wojska Polskiego 23/1/4
 57-402 Nowa Ruda

Wszystkie dane i informacje w terenie
 zostały wykazane na niniejszej
 mapie w oparciu o pomiary terenowe
 i plany sytuacyjne podziemnych które nie
 zostały opublikowane do inwentaryzacji lub
 w których brak jest informacji w Instytutach
 branżowych

PRZEDSIĘBIORSTWO PRODUKCYJNO-HANDLOWE


58-100 ŚWIDNICA ul. Spacerowa 13 tel. (074)852-50-66

Projektant	inz. Edward Krawczyk	Nr uprawnień	75/DOS/05	Podpis:	<i>[Signature]</i>
Sprawdzający	mgr inż. Jolanta Patac	UAN-VI-1/3/204/84		Data:	08.2007r.
Asystent	mgr inż. Bartłomiej Kaluza			Skala:	1:500
Investor:	Urząd Miasta Nowa Ruda Rynek 1, 57-400 Nowa Ruda			Nr rys.	1
Objekt:	Przyłącze ciepłe do budynku Rynek 1 w Nowej Rudzie				
Nazwa rys.	Projekt zagospodarowania terenu				

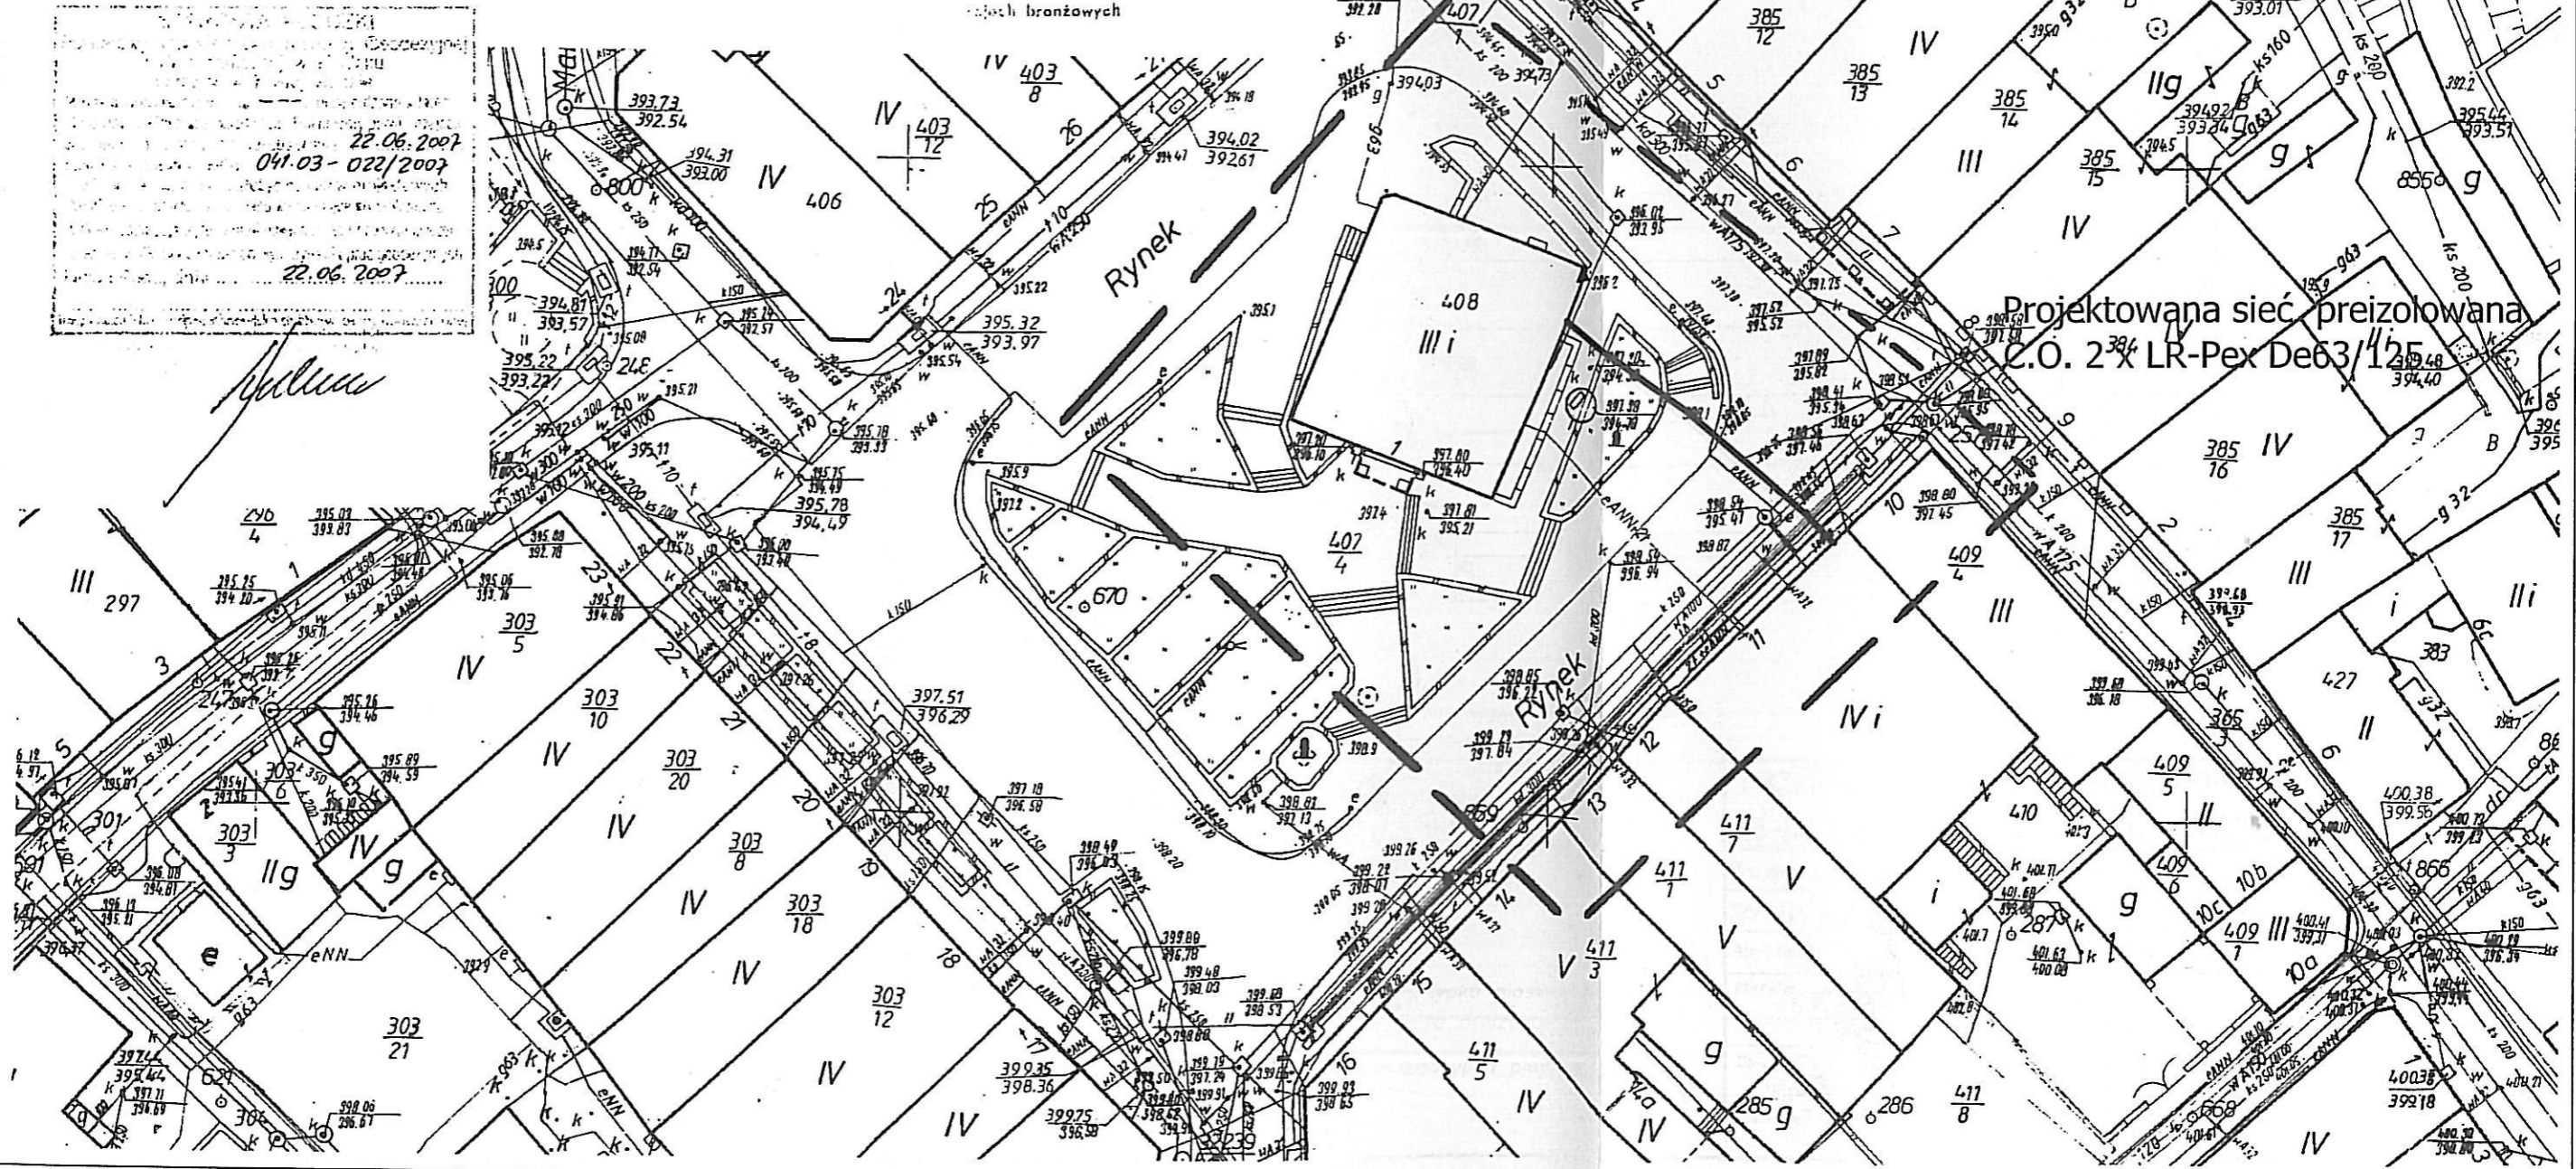


Projektowana sieć preizolowana
 C.O. 2 x LR-Pex De63/425

Geodezyjne
 22.06.2007
 041.03-022/2007
 22.06.2007

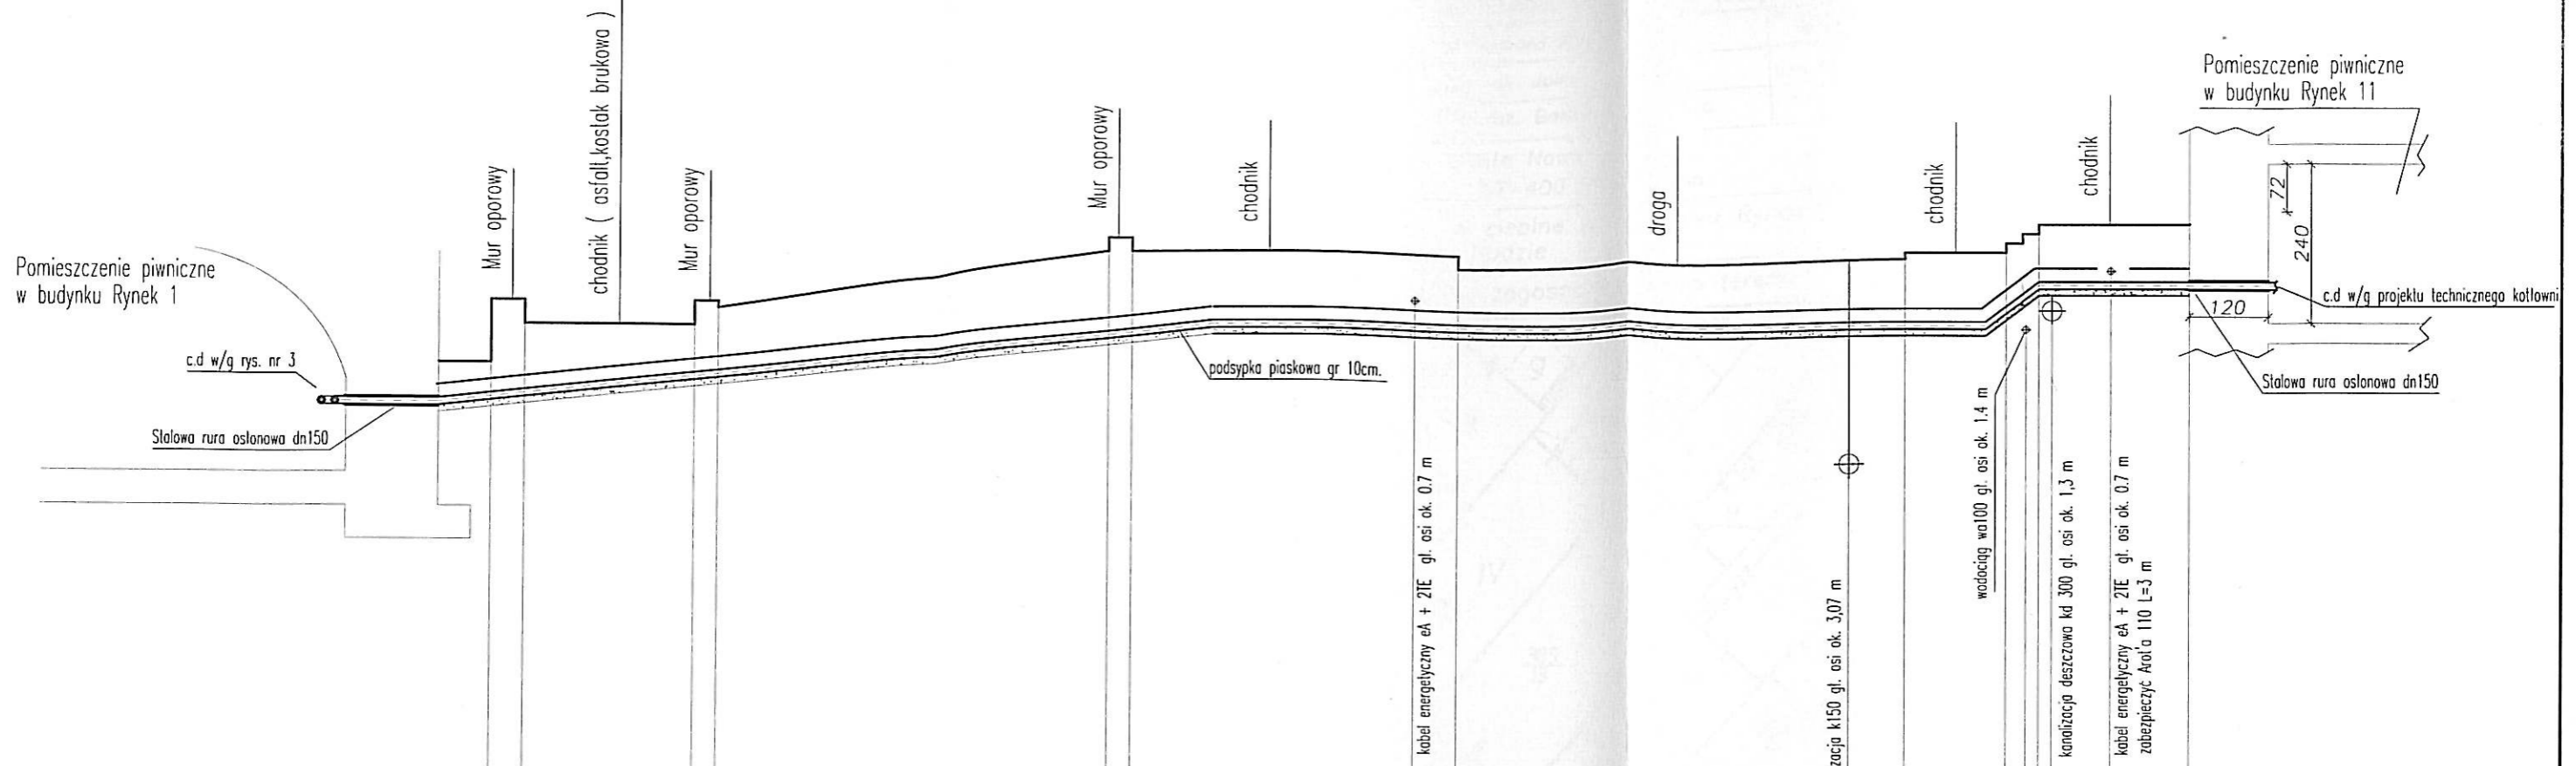

Poziom odniesienia 310 m n.p.m.

Nawierzchnia	m	Asfalt		Zieleń			Asfalt					
Rzędna istniejącego terenu	m	396,36	396,36 397,3 396,94	396,94 397,3 397,2	398,1 398,3 398,1	398,1 397,9	398,0 398,1 398,1	398,52				
Rzędna osi rury	m	395,68					396,93 397,53	397,53				
Głębokość ułożenia rury dna wykopu	m	0,75	1,2	0,92 1,15	1,42 1,42 1,26	1,26 1,06	1,26 1,26 1,07	1,07				
Spadek %	Długość m	9,6 %			12 m	0 %	12 m	74 % 1 m	0 % 2,3 m			
Material - średnica	mm	RURA LR-Pex De63/125										
Metry	m	1,06	3,04	6,36	1,42	3,00	0,76	6,15	2,09	0,61	1,1	1,2

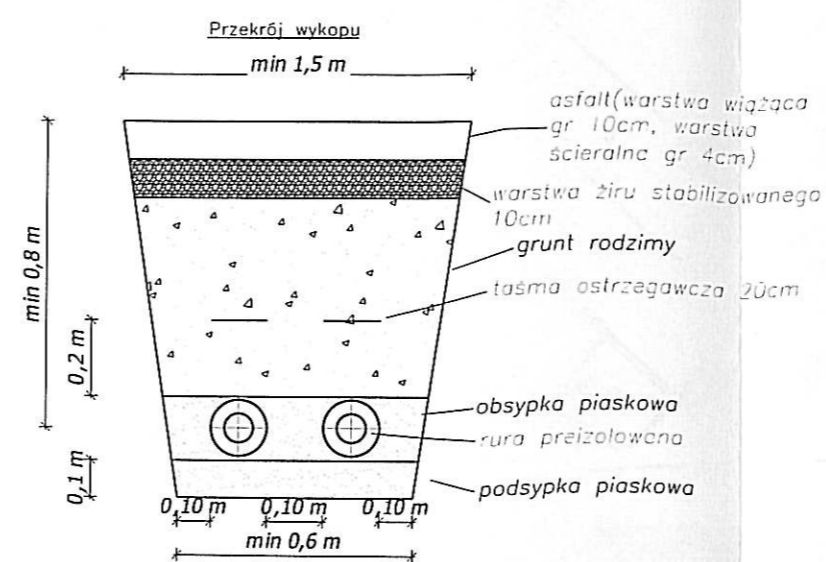

PRZEDSIĘBIORSTWO PRODUKCYJNO-HANDLOWE
 58-100 ŚWIDNICA ul.Spacerowa 13 tel. (074)852-50-66

Projektant	inż. Edward Krawczyk	Nr uprawnień 75/DOŚ/05	Podpis: <i>[Signature]</i>
Sprawdzający	mgr inż. Jolanta Pałac	UAN-VI-t/3/204/84	<i>[Signature]</i>
Asystent	mgr inż. Bartłomiej Kaluza		<i>[Signature]</i>
Inwestor:	Urząd Miasta Nowa Ruda Rynek 1, 57-400 Nowa Ruda		Data: 08.2007r.
Obiekt:	Przyłącze ciepł do budynku przy Rynek 1 z budynku Rynek 11 w Nowej Rudzie		Skala: 1:100/100
Nazwa rys.	Profil podłużny przyłącza		Nr rys. 2